



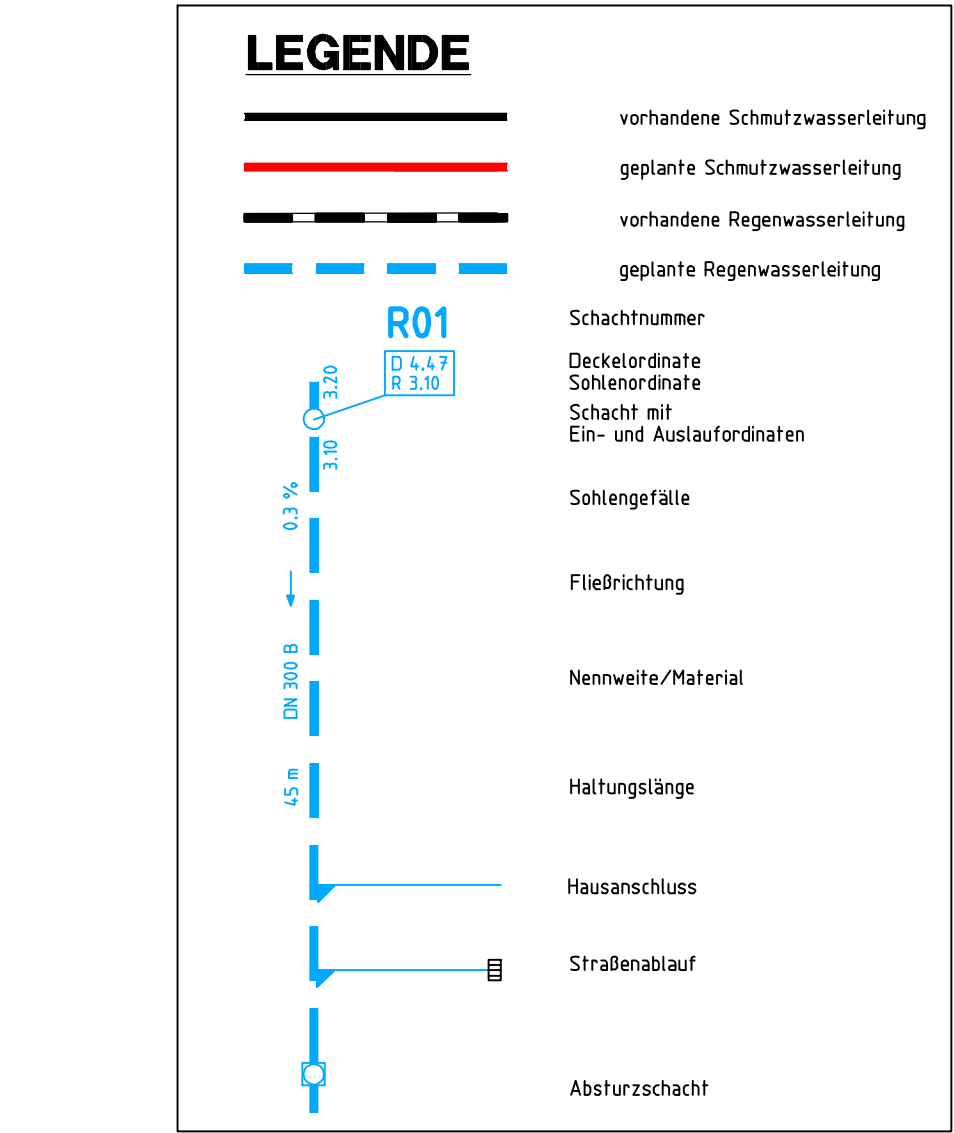


Datum	Änderung	Name

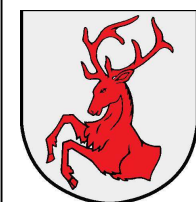

Gemeinde Heist

B-Plan Nr. 10 + 12
1. Änderung

Entwässerungslageplan

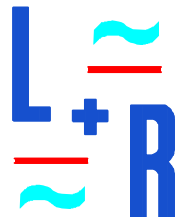

Ingenieurbüro
LENK + RAUCHFUß GmbH
Beratende Ingenieure VBI

25462 Rellingen, Hauptstraße 70 - Postfach 1245
Telefon: (04101) 2100-0 - Telefax: (04101) 2509-0
E-Mail: bueero@lenk-rauchfuss.de

Wasser - Abwasser - Kanalkataster - Straßenbau - Sportanlagen

Planbearbeitung:
Rellingen, den 03.06.2022

[Signature]

Bearbeitet

Ahrens

Geprüft:

Ahrens

Maßstab:

1:500

Entwässerungskonzept

Zeichnungsnummer:
HEI2201.03

Anlage: 3

Blatt: 1

Aufgestellt: Heist, den

**VORABZUG v.
08.06.2022**



Blattgröße: 78,0 cm x 38,0 cm